


RECUPERO FUNZIONALE
DELL'EDIFICIO DI VIA DEL CARMINE 14
AD USO ARCHIVI ED ATTIVITA' CULTURALI

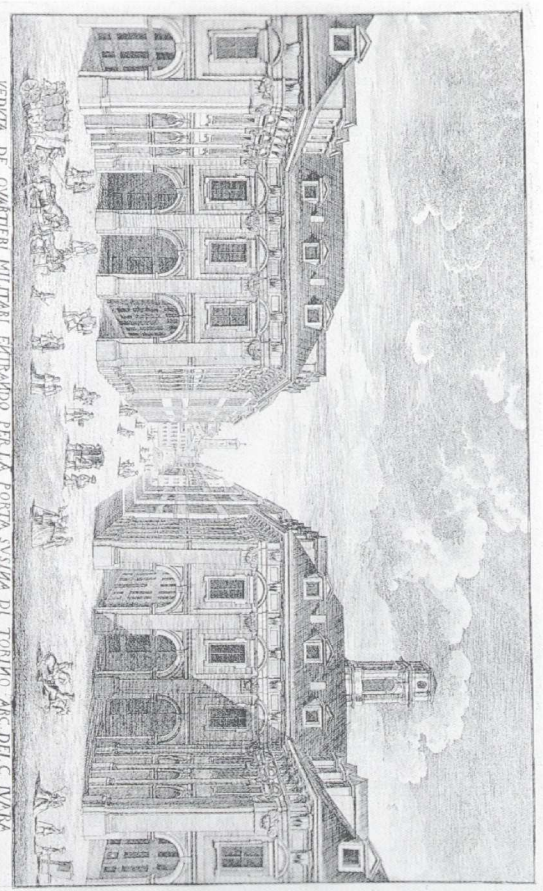

PROGETTO ESECUTIVO

Responsabile unico al procedimento e dirigente dell' settore	Arch. Rosalinda Sina
Progettista opere architettoniche	Arch. Stefano Luzzato
Progettista opere strutturali	Ing. Gaetano Geronzi
Progettista opere impiantistiche	Ing. Alfonsa Sini
Progettista della sicurezza - Collaboratore alle opere strutturali	Ing. Rita Andriano
Supplente M.R.U.P. per le opere strutturali	Ing. Guido Orlandi
Collaboratore progetto opere architettoniche e strutturali	Geom. Bando Sallio
Collaboratore progetto opere architettoniche e sicurezza	Geom. Fabrizio Pirasano
Collaboratore progetto opere impiantistiche	Arch. Michele Minio
Collaboratore progetto opere impiantistiche	Pl. Francesco Terzani
	Pi. Maurizio Genovesi

IMPIANTI TERMOMECCANICI			
SCALA 1:100	DISTRIBUZIONE CANALI	T03.04P	
SCALA ROT 1:10	PIANTA PIANO SECONDO		
REV	MODIFICHE	DATA	DESEGNATORE
	transissione	novembre 2010	P.L. FRANCESCO FERRARI

Area di competenza della Prefettura
inserita nell'appalto

LEGENDA

	Serranda Tagliafuoco
	Bocchietta di Mandata
	Bocchietta di Ripresa sezione in funzione del locale
	Sonda Temperatura Unitaria
	Sonda Analitica Carbonica sui Canali di Ripresa
	TUDO FLESSIBILE
	BATTERIA POST RISCALDO
	CANALE MANDATA
	CANALE RIPRESA
	CANALE PRESA D'ARIA ESTERNA (PAE)
	M. DIMENSIONI BOCCHIETTA DI MANDATA

M: DIMENSIONI BOCCHETTA DI MANDATA

Diffusore di mandata forellata 500x500 provvista di cassette di raccordo per tubo flessibile Ø200 e serranda di taratura

Diffusore di mandata multidirezionale 450x450 provvista di cassette d'arredo per tubo flessibile Ø250 e serranda di taratura

PARTICOLARE DIFFUSORE DI MANDATA ARIA

55

RENTAL TO

WESTING

DATA

2

11

VIA SAN DOMENICO

VIA DEI QUARTIERI

Area di competenza della Prefettura

VIA DEL CARMINE

