


RECUPERO FUNZIONALE
DELL'EDIFICIO DI VIA DEL CARMINE 14
AD USO ARCHIVI ED ATTIVITA' CULTURALI

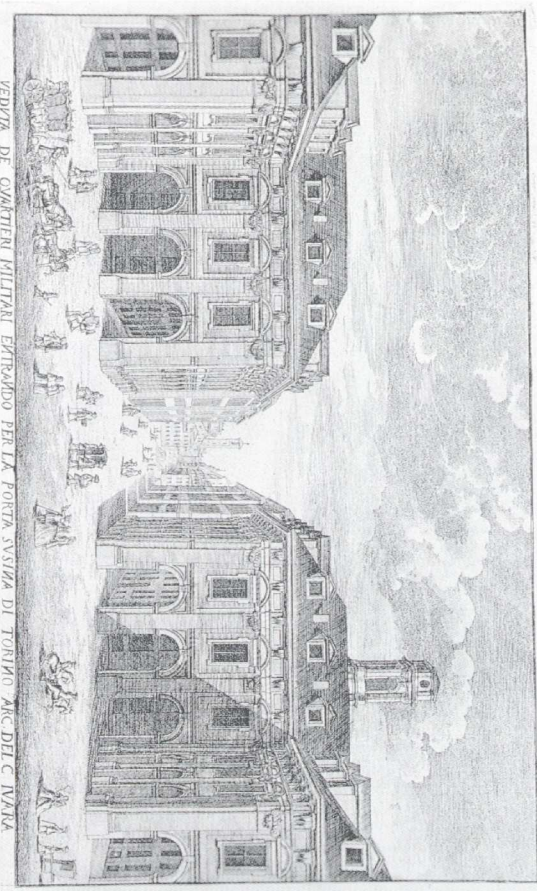

PROGETTO ESECUTIVO

Responsabile unico del procedimento e dirigente del Settore	Arch. Rosalba Sura
Progettista opere architettoniche	Arch. Emanuela Lavotto
Progettista opere strutturali	Ing. Gaetano Olivieri
Progettista opere impiantistiche	Ing. Milivoj Tani
Progettista delle strutture - Collaboratore alle opere strutturali	Ing. Erika Andlauer
Supporto R.U.P. per le opere strutturali	Ing. Erika Andlauer
Collaboratore progetto opere architettoniche e strutturali	Geom. Enrico Saldo
Collaboratore progetto opere architettoniche e impiantistiche	Geom. Roberto Scattolon
Collaboratore progetto opere impiantistiche e elettricità	Arch. Michela Moreno
Collaboratore progetto opere impiantistiche	Pl. Francesco Ferrari
	Pl. Maurizio Genovesi

IMPIANTI TERMOMECCANICI

SCALA 1:100	PIANTO AERALLICO TUBI PER UTA			T03.08P
SCALA PIOT 1:10	PIANTA PIANO QUARTO			
REV	MODIFICHE FANTISPOE	DATA NOVEMBRE 2010	DISCUTTORE P.L. FRANCESCO TERRARI	

Area di competenza della Prefettura
inserita nell'appalto

LEGENDA

	Serranda Tagliatoco
	Bocchetta di Mandata
	Bocchetta di Ripresa sezione 1, 3mq
	Sonda Temperatura Unitaria
	Sonda Analitica Carbonica sui Canali di Ripresa
	Bocchetta Lineare di Mandata
	BATTERIA POST RISCALDO
	TUBI CIRCUITI CALDO FREDDO AIR
	TUBI CIRCUITO FREDDO
	TUBI CIRCUITO UMIDIFICAZIONE

NOTE

Tutti i tubi dovranno essere in acciaio e dovranno essere opportunamente segnati agli arrivi e le partenze di ogni tubo tramite targhette riconoscibili.

