


RECUPERO FUNZIONALE
DELL'EDIFICIO DI VIA DEL CARMINE 14
AD USO ARCHIVI ED ATTIVITA' CULTURALI

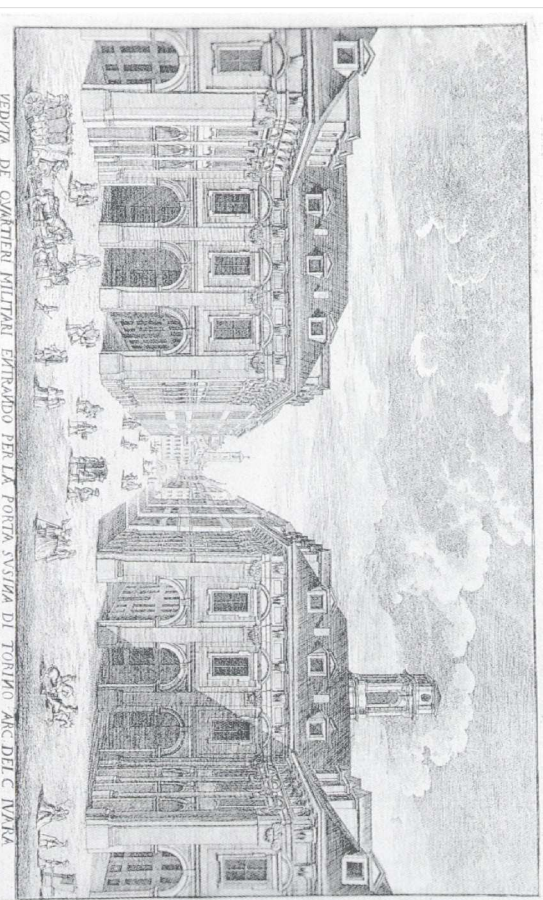

PROGETTO ESECUTIVO

Responsabile, Ufficio di Procedimento e Dirigente del Settore	Arch. Rosalinda Suozza
Progettista opere antichitiche	Arch. Emanuela Livazza
Progettista opere murarie	Ing. Gaetano Cingolanti
Progettista opere impiantistiche	Ing. Alfonso Fina
Progettista della sicurezza - Collaboratore alla parte strutturale	Ing. Fabio Ardolino
Supervisore S.I.P.S. per le opere strutturali	Ing. Gianfr. Olivero
Collaboratore progetto opere antichitiche e murarie	Genn. Sandro Suda
Collaboratore progetto opere antichitiche e sicurezza	Genn. Fabrizio Pasanino
Collaboratore progetto opere antichitiche	Arch. Mirella Pirrone
Collaboratore progetto opere impiantistiche	Pl. Francesco Ferri
	Pl. Maurizio Connesi


IMPIANTI ELETTRICI

SCALA 1:100	IMPIANTO DI TERRA - PLANIMETRIA		E01-04P
SCALA OT 1:10	PIANTA PIANO INTERRATO		
REV	MODIFICHE	DATA	DESEGNATORE
	Emissione	NOVEMBRE 2010	P.L. FRANCESCO FERRARI

Area di competenza della Prefettura
inserita nell'appalto


LEGENDA

	DISPENSORE A PICCHETTO ISPEZIONABILE
	DISPENSORE A PICCHETTO NON ISPEZIONABILE
	COLLETTORE PRINCIPALE DI TERRA
	DISPENSORE ORIZZONTALE IN CORDA DI RAME NUDA DI SEZIONE 95mm ² INTERRATO A 50-60 cm
	CONDUTTORI DI PROTEZIONE E DI TERRA

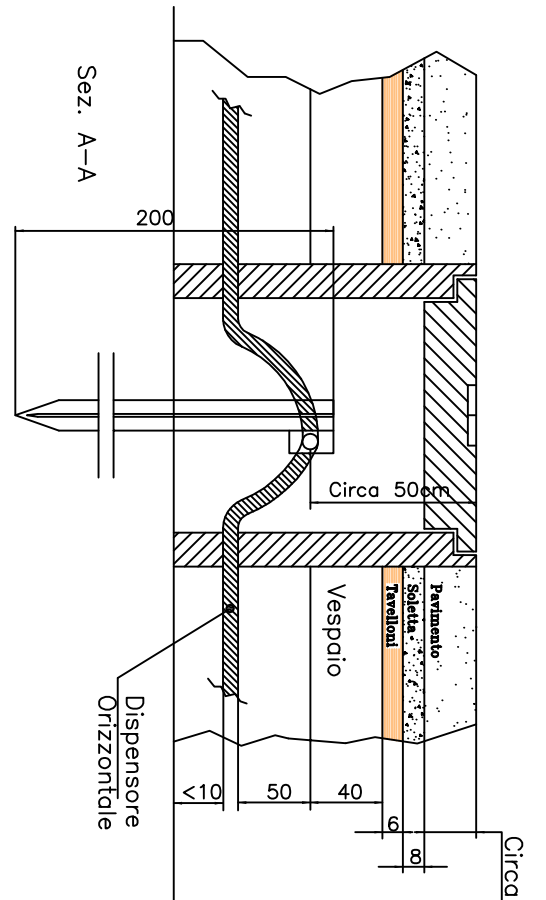


PARTICOLARE FOCZETTO DI TESSA

Al Collettore di Terra Principale

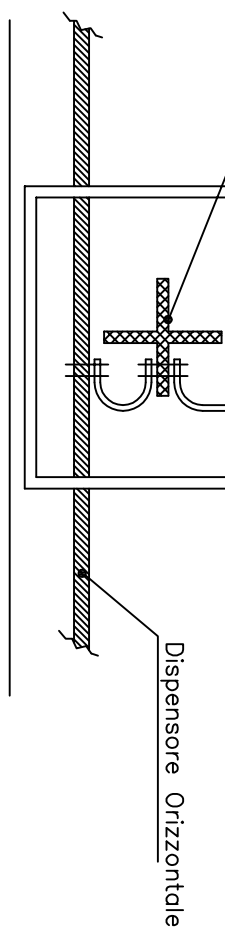

40

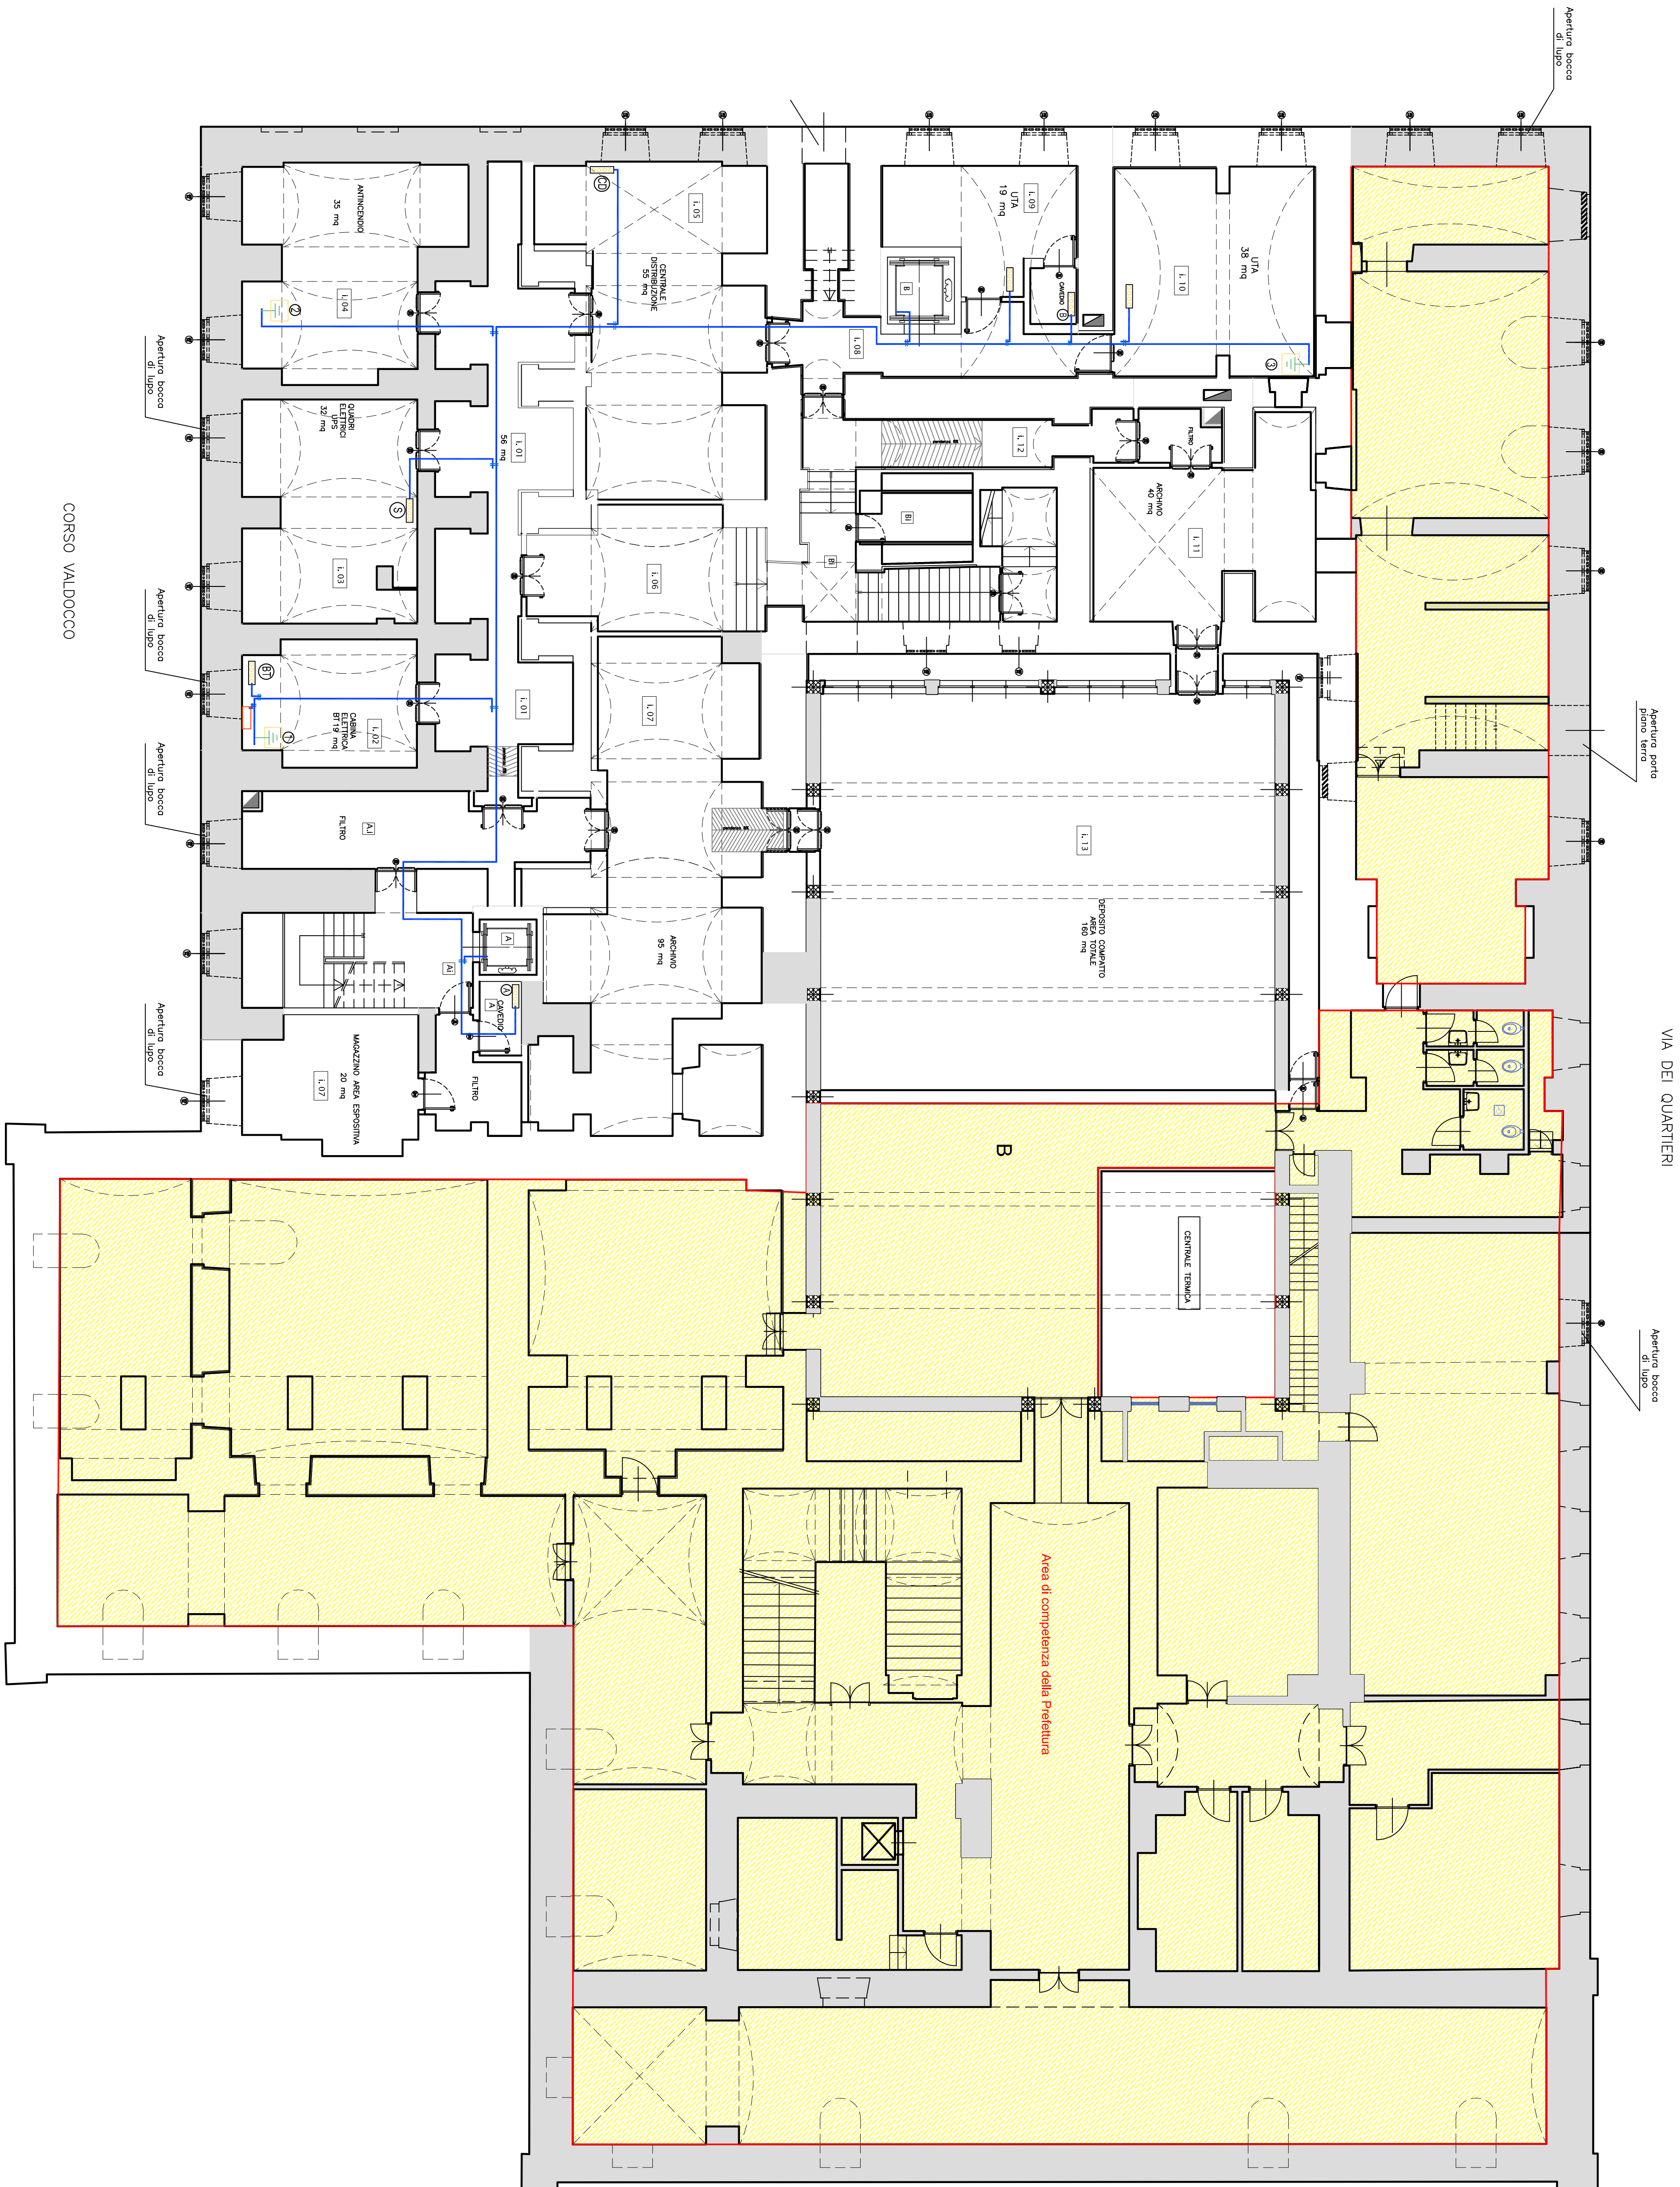

VIA DEL CARMINE