


**RECUPERO FUNZIONALE
DELL'EDIFICIO DI VIA DEL CARMINE 14
AD USO ARCHIVI ED ATTIVITÀ CULTURALI**

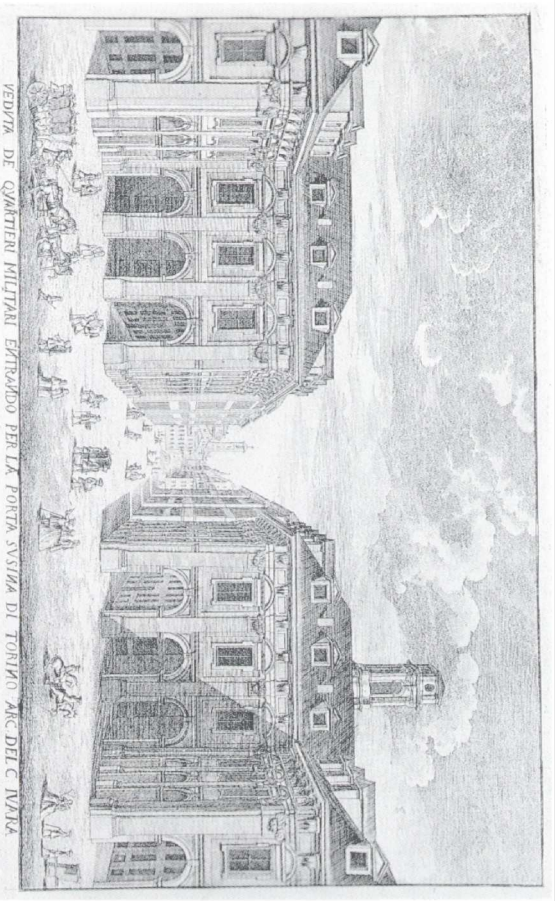

PROGETTO ESECUTIVO

| | |
|--|--|
| Responsabile tecnico di Progettazione e Dirigente del Settore | Arch. Rosalia Sironi |
| Progettista opere architettoniche | Arch. Emanuele Sgarza |
| Progettista opere strutturali | Ing. Camillo Casagrandi |
| Progettista opere impiantistiche | Ing. Alfonso Fina |
| Progettista della sicurezza - Collaboratore alle opere strutturali | Ing. Flavio Ruffino |
| Supervisore all'opera per le opere strutturali | Ing. Tiziana Collino |
| Collaboratore progetto opere architettoniche e strutturali | Geom. Enrico Scialò |
| Collaboratore progetto opere architettoniche e sicurezza | Geom. Fabrizio Pisanino |
| Collaboratore progetto opere impiantistiche | Arch. Michela Pirone |
| Collaboratori progetto opere impiantistiche | PI. Francesco Ferrari PI. Maurizio Carrozzese |

| | |
|---------------------------|--|
| IMPIANTI ELETTRICI | |
| SCALA 1:100 | CANALI DI DISTRIBUZIONE ELETTRICA E02-05P |
| SCALA MOD. 1:10 | PIANTA PIANO TERZO |
| MODIFICHE Emesse | NOVEMBRE 2010 |
| DISegnATORE | PI. FRANCESCO FERRARI |

Area di competenza della Prefettura inserita nell'atrapallo

LEGENDA DEI SIMBOLI

| | |
|--|---|
| | TUBO QUARTIERO 200 |
| | TUBO QUARTIERO 100 |
| | TUBO QUARTIERO 80 |
| | CANALA 500x75 |
| | CANALA 300x75 |
| | CANALA 200x75 |
| | CANALA 100x75 |
| | CANALA 300x100 |
| | CANALA 120x80 |
| | CANALA 120x60 per tubolare a dati |
| | CAMBIO DI DISTRIBUZIONE A RAGGIA, DELLE ALIMENTAZIONI ELETTRICHE |
| | PROZETTO DI DISTRIBUZIONE NEI LOCALI ELETTRICI, CHIOSCHI CON COPRICHIO IN LAMIERA STIBILA |
| | QUADRO ELETTRICO |
| | QUADRO ELETTRICO Alimentazione Normale |
| | QUADRO ELETTRICO Alimentazione Servizio |

