


Divisione Servizi Tecnici ed Edilizia per i Servizi

Piazza Corpus Domini 17/E - 10122 Torino

RECUPERO FUNZIONALE
DELL'EDIFICIO DI VIA DEL CARMINE 14
AD USO ARCHIVI ED ATTIVITA' CULTURALI

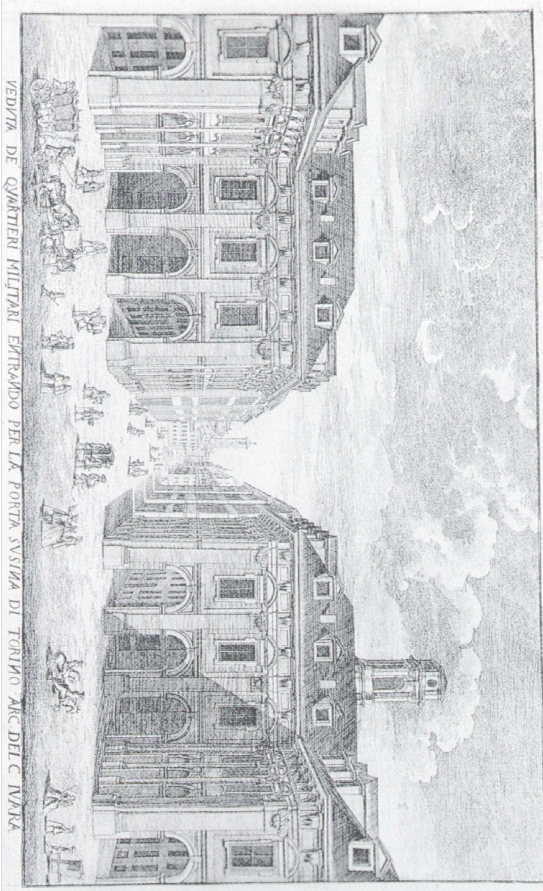

PROGETTO ESECUTIVO

Responsabilità tecnico ed amministrativa e direzione del settore	Arch. Eroschia Susca
Progetto opere architettoniche	Arch. Rosalinda Lazzerio
Progettista opere strutturali	Ing. Giancarlo Girometta
Progettista opere impiantistiche	Ing. Alfonso Fusi
Progettista della sicurezza - Collaboratore alla fase progettuale	Ing. Elio Andiamo
Supporto a RUP, per le opere strutturali	Ing. Luca Cefisone
Collaboratore progetto opere architettoniche e strutturali	Gennaro Sallio
Collaboratore progetto opere architettoniche e sicurezza	Gennaro Sallio, Pasquino
Collaboratore progetto opere architettoniche	Gen. Michele Pirone
Collaboratore progetto opere impiantistiche	Pi. Francesco Ferri
	Pi. Maurizio Coronesi

IMPIANTI ELETTRICI

SCALA 1/100	IMPIANTO FM Tel-Dati		E04-04P
SCALA RIOT 1/10	PIANTA PIANO SECONDO		
REV	MODIFICHE	DATA	DISCUTATORE
	EMISSIONE	NOVEMBRE 2010	P.L. FRANCESCO FERRARI

LEGENDA DEI SIMBOLI

[illegible]

Area di competenza della Prefettura
inserita nell'appalto

Preso CEE 16 A - Tribose (3P+N+T)
Preso CEE 32 A - Trifosfo (3P+N+T)

