




Direzione Servizi Tecnici per l'Edilizia Pubblica
Servizio Edilizia per la Cultura

OPERE DI RECUPERO E RISISTEMAZIONE DELLA ROTONDA DEL TALUCCI
AL FINE DEL SUO RUTILIZZO DIDATTICO-CULTURALE - FASE I

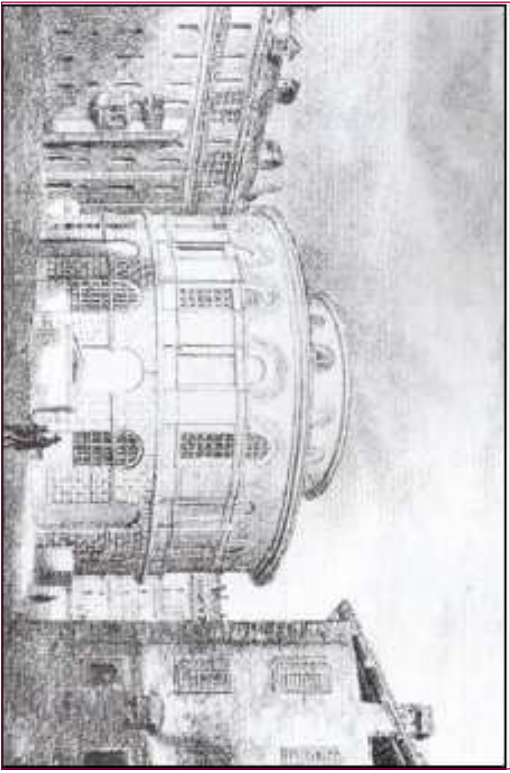

PROGETTO DEFINITIVO

Responsabile Ufficio di Progettazione e Dirigente del Servizio	Arch. Rosalia Sura
Progettista per le opere architettoniche e ed esaurio	Arch. Angela Russo
Progettista per le opere strutturali	Ingg. Elena Crilione
Progettista per le opere impiantistiche	Ingg. Antonio Fani
Progettista per gli aspetti della prevenzione incendi	Ingg. Fabrizio Passanina
Progettista per le opere della sicurezza	Geom. Gianni Chiaribellardo
Supporto tecnico al progetto per gli aspetti architettonici	Arch. Manuela Castelli
Supporto tecnico al progetto per gli aspetti strutturali	Ingg. Carlo Tione
Collaboratore per le opere architettoniche	Geom. Enrico Sudio
Collaboratore per le opere strutturali	Geom. Luigi Balke
Collaboratore per le opere impiantistiche	Geom. Paolo Corporati
e per le opere di restauro	Geom. Claudio Marzullo
Collaboratore per le elettricità capillari e alloggi comuni	Geom. Claudio Marzullo
Collaboratore per le opere impiantistiche	Geom. Claudio Marzullo
Collaboratore per le opere impiantistiche	P.L. Maurizio Ceronese
Supporto specialistico al progetto per la redazione della	Dott.ssa Maria Paola Scalfitano
scelta di restauro	Dott.ssa Barbara Biondi

IMPIANTI ELETTRICI			
Scala	Impianto di illuminazione	E03-05P	
Scala 1:100	PIANTA PIANO SOTTOTETTO		
Scala 1:10	disegnato da	redigendo	
	Maurizio Ceronese	Maurizio Ceronese	
	Progetto E03	Progetto E03	
			P.L. Ceronese Maurizio

PIANO SOTTOTETTO

