


OPERE DI RECUPERO E RISISTEMAZIONE DELLA ROTONDA DEL TALUOCHI

AL FINE DEL SUO RIUTILIZZO DIDATTICO-CULTURALE - FASE I

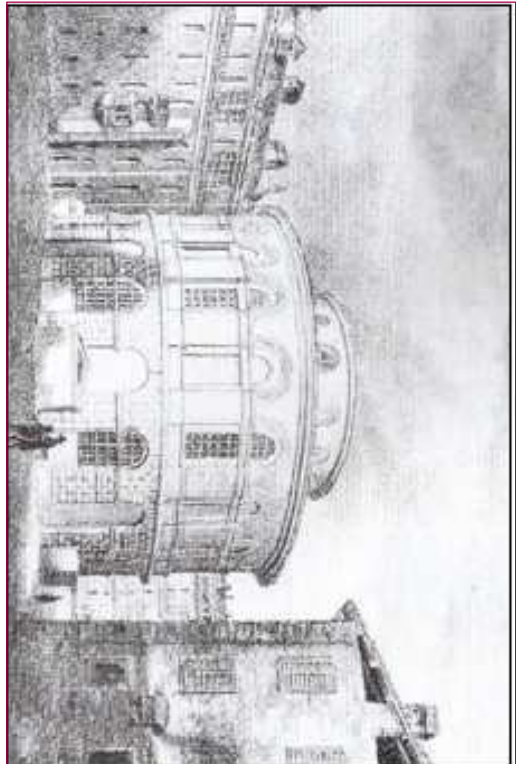

PROGETTO DEFINITIVO

Responsabile unico di procedimento e Dirigente del Servizio	Arch. Rosalba Sura
Progettista per le opere architettoniche e adattamento	Arch. Angela Russo
Progettista per le opere strutturali	Ingg. Elena Grillone
Progettista per le opere impiantistiche	Ingg. Alfonso Fania
Progettista per gli aspetti della prevenzione incendi	Ingg. Fabrizio Passanino
Progettista per le opere della sicurezza	Geom. Gianni Chianterinuro
Supporto tecnico al progetto per gli aspetti architettonici	Arch. Manuela Caselli
Supporto tecnico al progetto per gli aspetti strutturali	Ingg. Carlo Tione
Collaborazione per le opere architettoniche	Geom. Enrico Sardo
Collaborazione per le opere strutturali	Geom. Luigi Balice
Collaborazione per la verifica sullo stato di fatto, rilievi e per le opere di restauro	Geom. Paolo Caporossi
Collaborazione per le verifiche sismiche e adeguamenti costruttivi	Geom. Claudio Marabito
Collaboratori per le opere impiantistiche	P.L. Francesco Ferri
Collaborazione per le ricerche storico-artistiche	P.L. Maurizio Ceronese
Supporto specialistico al progetto per la redazione della scheda di restauro	Dott.ssa Barbara Biondi

IMPIANTI ELETTRICI

Scala	Impianto di Allarme+US+Diff. Sonora	EDS-03P
1:100	PIANTA PIANO PRIMO	
Scala 1:100	Intervento	Edilizia Pubblica
1:10	Novembre 2014	Novembre 2015
		PI. Giovanni Mando

LEGENDA DEI SIMBOLI

	GRUPPO DI LAVORO
	DIREZIONE SERVIZI PER L'EDILIZIA PUBBLICA
	GRUPPO DI LAVORO PER IL CONFERIMENTO
	GRUPPO DI LAVORO PER IL CONFERIMENTO
PIANO PRIMO

